


スズデン式スズラン灯・分岐ケーブル仕様図

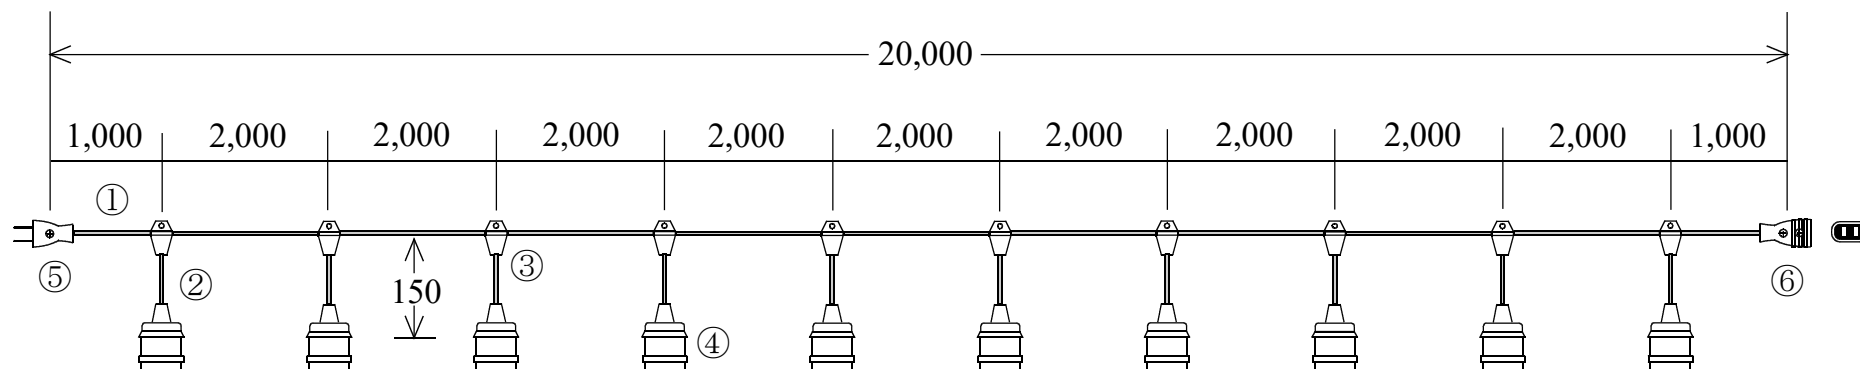

スズラン灯	10分岐	図番	4580068172353	品名	MT1-20-10P
名称	形状		名称	形状	
①	幹線	VCTFK (300V) 2.0-2C	⑤	平型コード用プラグ	Panasonic製 平型2P15A (WH4015)
②	支線	VCTFK (300V) 1.25-2C	⑥	平型コード用ボデー	Panasonic製 平型2P15A (WH4615)
③	分岐部	MT1型 PBT一体成型モールド	⑦		
④	ソケット	一体成型PBTソケット (口金E26)	⑧		
検印	検印	承認	製図	日付	2019年 7月 1日
T,Suzuki	M,Suzuki	Kurata	Kamogari	縮尺	NOSCALE
				製造販売	株式会社 スズデン販売