


スズデン式スズラン灯・分岐ケーブル仕様図

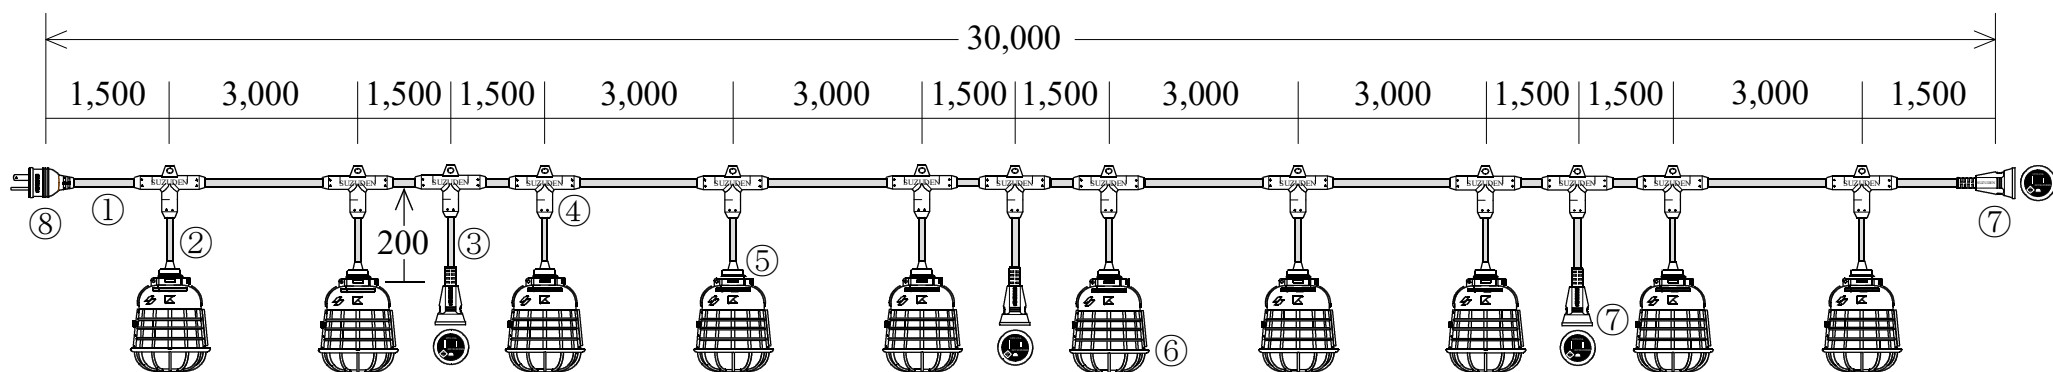

ソケット 10分岐

電源ボデー 3分岐

図番	10203	品名	T3-10-3
----	-------	----	---------

名称	形状	名称	形状
① 幹線	VCT (600V) 3.5-3C	⑤ ソケット	一体成形防水性ソケット (口金E26)
② ソケット用支線	VCT (600V) 1.25-2C	⑥ 保護ガード	KG-100及びUG-40
③ ボデー用支線	VCT (600V) 2.0-3C	⑦ 防水ボデー	一体成型防水ボデー 接地2P15A
④ 分岐部	T型 PBT一体成型モールド	⑧ 防水プラグ	一体成型防水プラグ 接地2P15A

検印	検印	承認	製図	日付	2022年 3月 1日		
T,Suzuki	M,Suzuki	T,Suzuki	Kamogari	縮尺	NOSCALE	製造販売	株式会社 スズデン販売