


スズデン式スズラン灯・分岐ケーブル仕様図

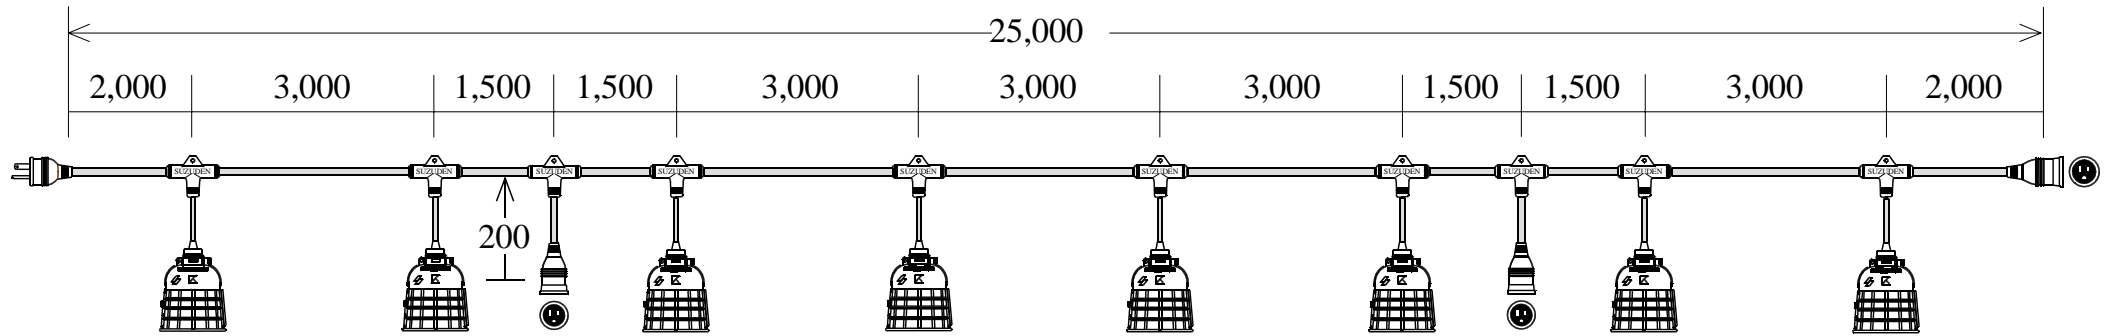

スズラン灯 8分岐
電源ボデー 2分岐

図番	SH-30010071	品名	T 3 - 8 - 2
名称	形状	名称	形状
幹線	VCT(600V)3.5-3C	防水ソケット	一体成形防水ソケット(口金E26)
支線	VCT(600V)1.25-2C	保護ガード	100W耐熱割型(KG-100)
支線	VCT(600V)2.0-3C	防水ボデー	一体成型防水ボデー 接地2P15A
分岐部	T型 PBT一体成型モールド	防水プラグ	一体成型防水プラグ 接地2P15A
検印	検印	承認	製図
T,Suzuki	Nakazawa	N,Suzuki	Kuniyoshi
日付	平成16年 1月 13日	代理店名	
縮尺	NOSCALE	製造販売	株式会社 スズデン販売